

Poste padrão Enel

Ramal de Ligação Subterrâneo  
4cx#10mm<sup>2</sup> - Cabo Sintenax  
ø50mm

Ramal de Ligação Subterrâneo  
3cx#10mm<sup>2</sup> - Cabo Sintenax  
ø50mm

LEGENDA

- Tomada baixa 30 cm do piso
- Tomada tipo Torre
- Tomada medoa 230 cm do piso
- Tomada alta 110 cm do piso
- Tomada trifasica altura 110 do piso
- Ponto de interruptor 110 do piso
- Tomada baixa e interruptor na mesma prumada
- Ponto de Luz no teto
- Ponto de Luz na parede
- Quadro de distribuição
- Ponto de tv
- Ponto de telefone/interfone
- Eletroduto pelo piso
- Eletroduto pelo teto/aereo
- Eletroduto individual
- Condutor de tel./interfone
- Condutor para TV
- Sensor de preseça
- Ponto de tomada embutido no piso

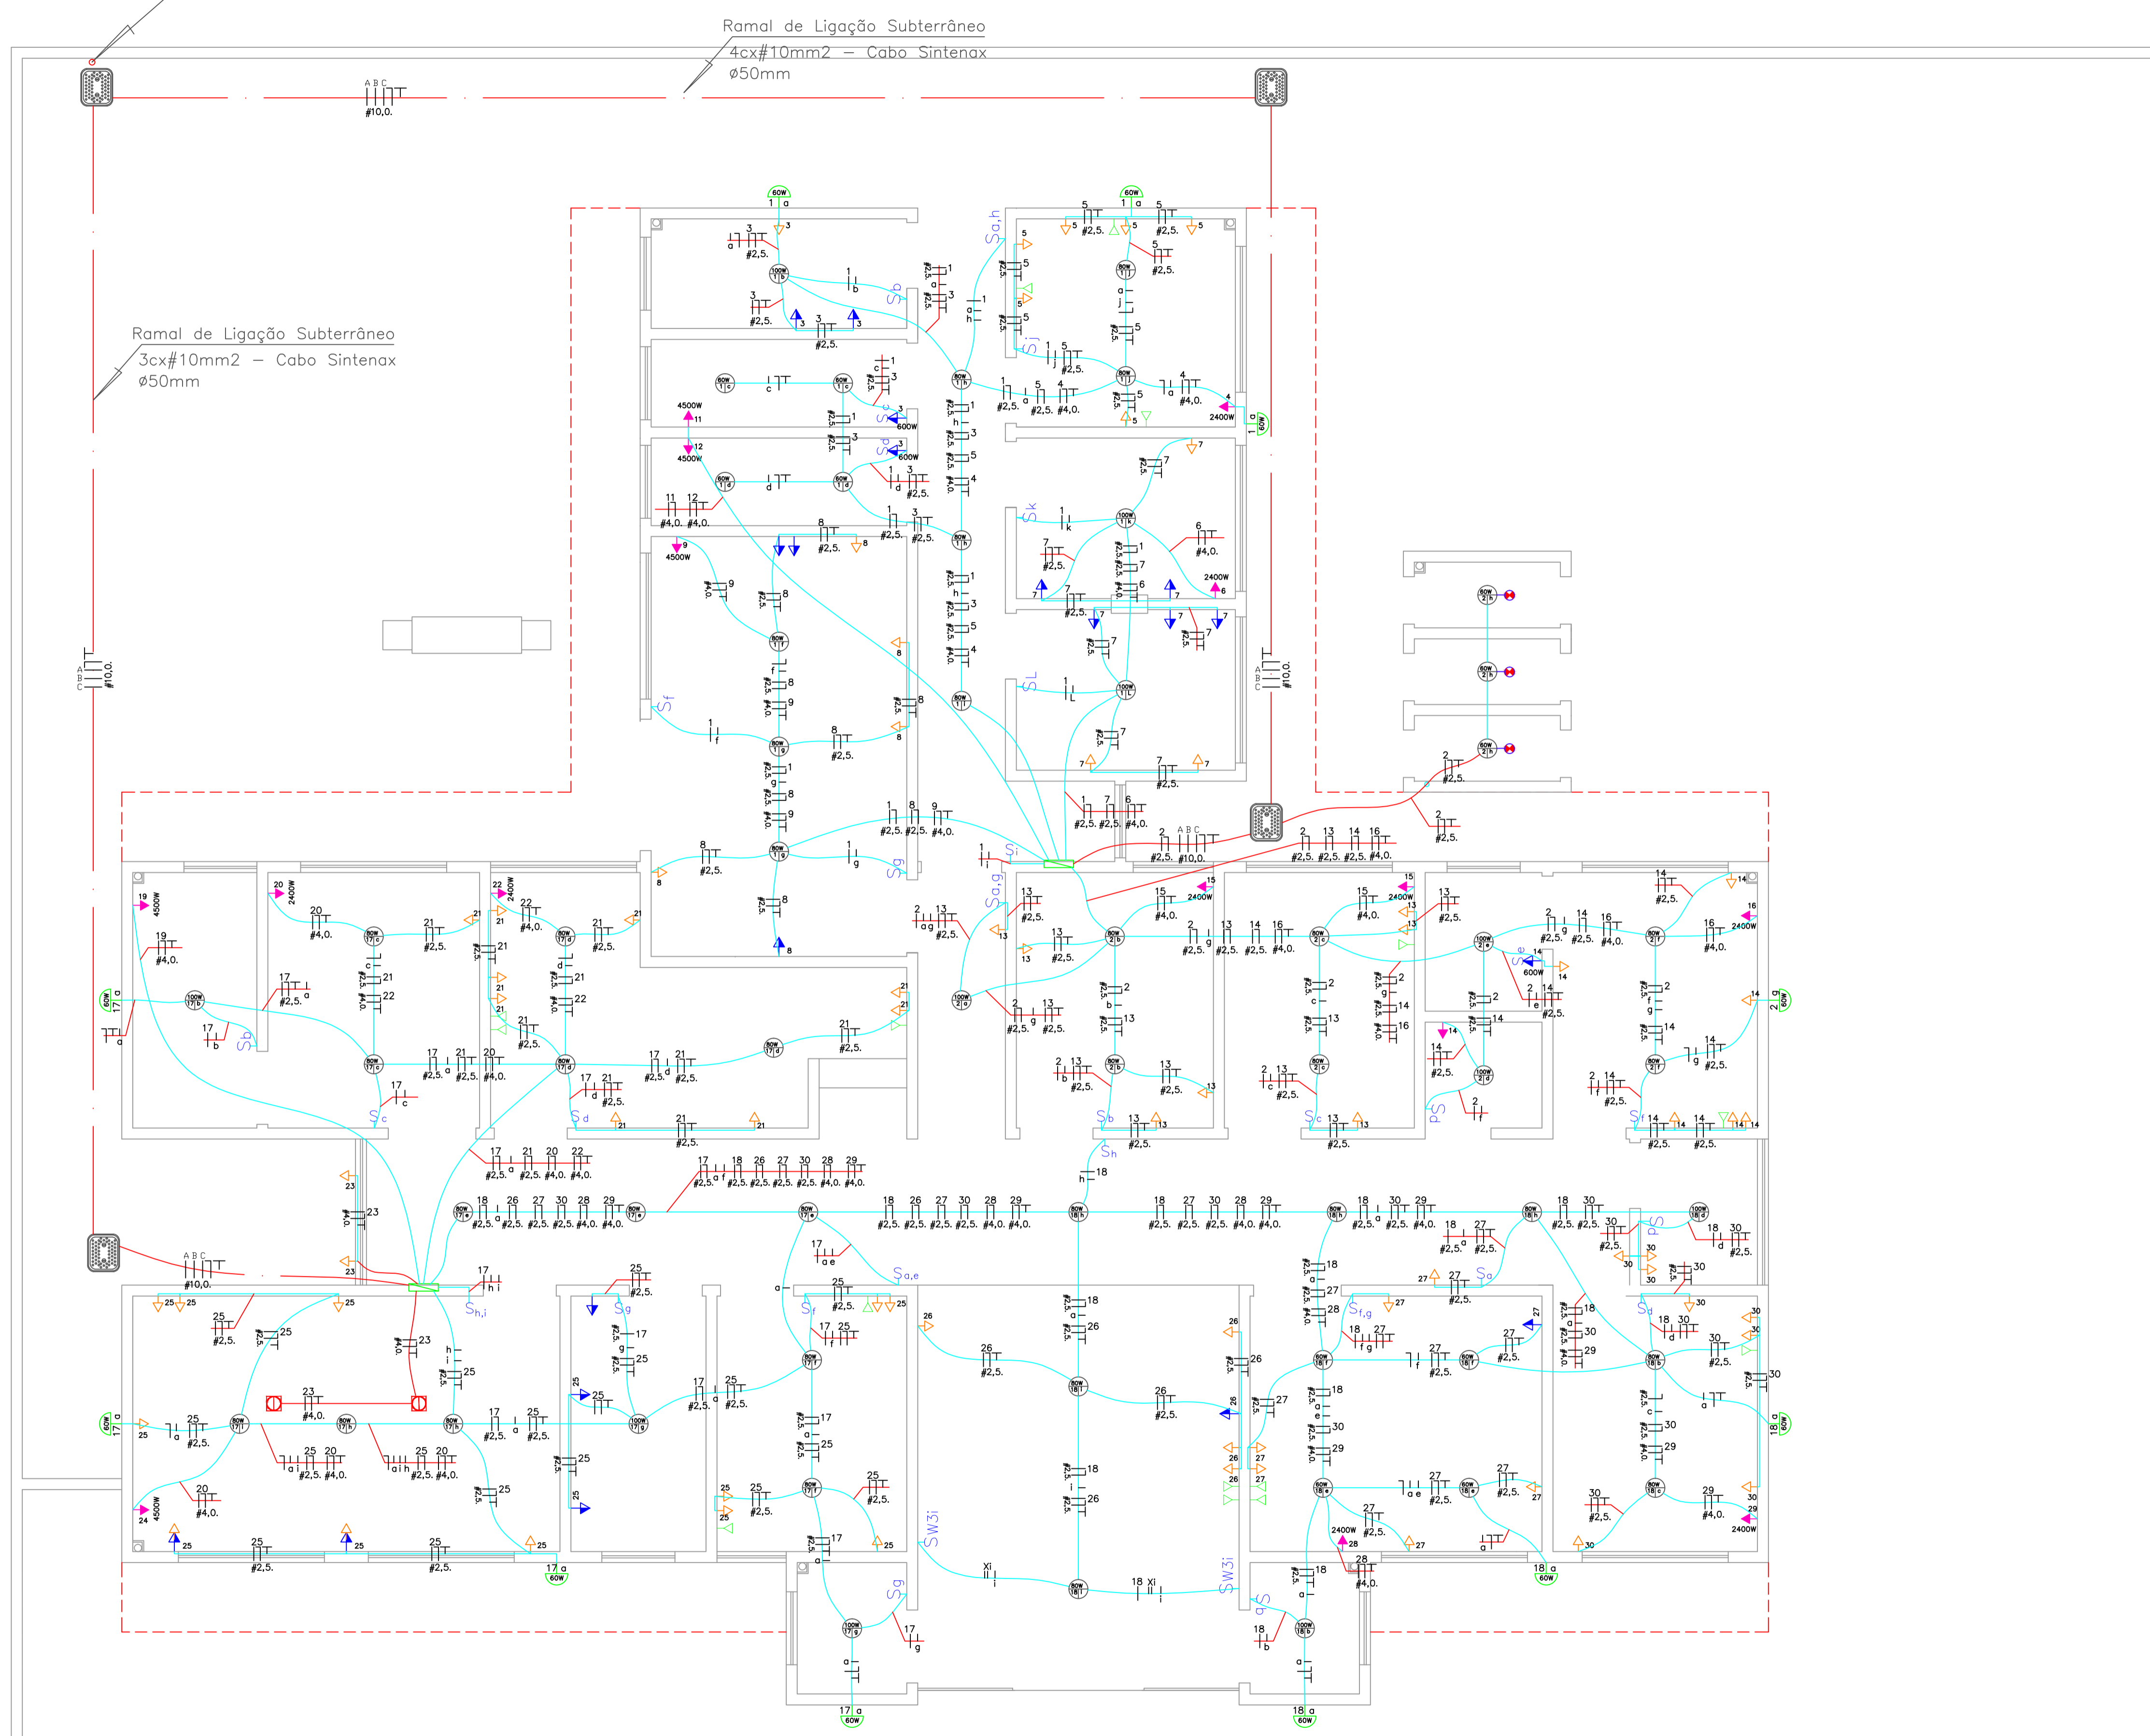


DIAGRAMA UNIFILAR  
ESCALA 1:50

ARQUIVO: FAF\_0516\_AQ\_A\_COP\_RED\_1=1

ESCALA: 1:50

FORMATO: A2

PROJETO: ELE

FECHA: 24/02/2021

PROJETADE: 339.14 m²

AREA TOTAL: 339.14 m²

A	EMISSÃO INICIAL	Eng. Osmar P. Santos	17/06/2021		
Revisão	Descrição	Responsável	Assinatura		
REVISÕES					
 <b>Secretaria de Infraestrutura</b> Gestão: 2021/2024					
RESP. TÉCNICO:					
OSMAR PRADO DOS SANTOS CREA MG 159487/D					
PROPRIETÁRIO(A):					
PREFEITURA MUNICIPAL DE POSSE					
<b>PROJETO ELÉTRICO</b>					
ENDEREÇO					
AV JUSCELINO K. OLIVEIRA QD. 42, SETOR MÃE BELA - POSSE/GO					
QUADRO DE ÁREAS	ASSUNTO	PROJETO			
ÁREA TERRENO: - m²	<b>DIAGRAMA UNIFILAR</b>	<b>ELE</b>			
ÁREA EXISTENTE: - m²					
ÁREA A DEMOUIR: - m²					
ÁREA PROJETADA: 339,14 m²					
ÁREA TOTAL: 339,14 m²	OBRA	PÚBLICA	ESCALA	INDICADA	FOLHA N°
	DATA	24/02/2021	CODIGO	0621UBSELEA	01/02